


# LEGENDA

- ESTINTORE PORTATILE
- QUADRO ELETTRICO
- CASSETTA PRONTO SOCCORSO
- VIA D'ESODO
- PULSANTE ALLARME ANTINCENDIO
- USCITA DI SICUREZZA
- PUNTO DI RACCOLTA
- ILLUMINAZIONE D'EMERGENZA
- SGANCIO ELETTRICO D'EMERGENZA
- SUONERIA ALLARME INCENDIO
- USCITA DI EMERGENZA
- MANIGLIONE ANTIPANICO
- LANCIA ANTINCENDIO
- VOI SIETE QUI

- A** - AULE ORDINARIE
- B** - AULE ATTREZZATE
- C** - SERVIZI / SPAZI VARI
- D** - ATRI / CORRIDOI
- U** - USCITE

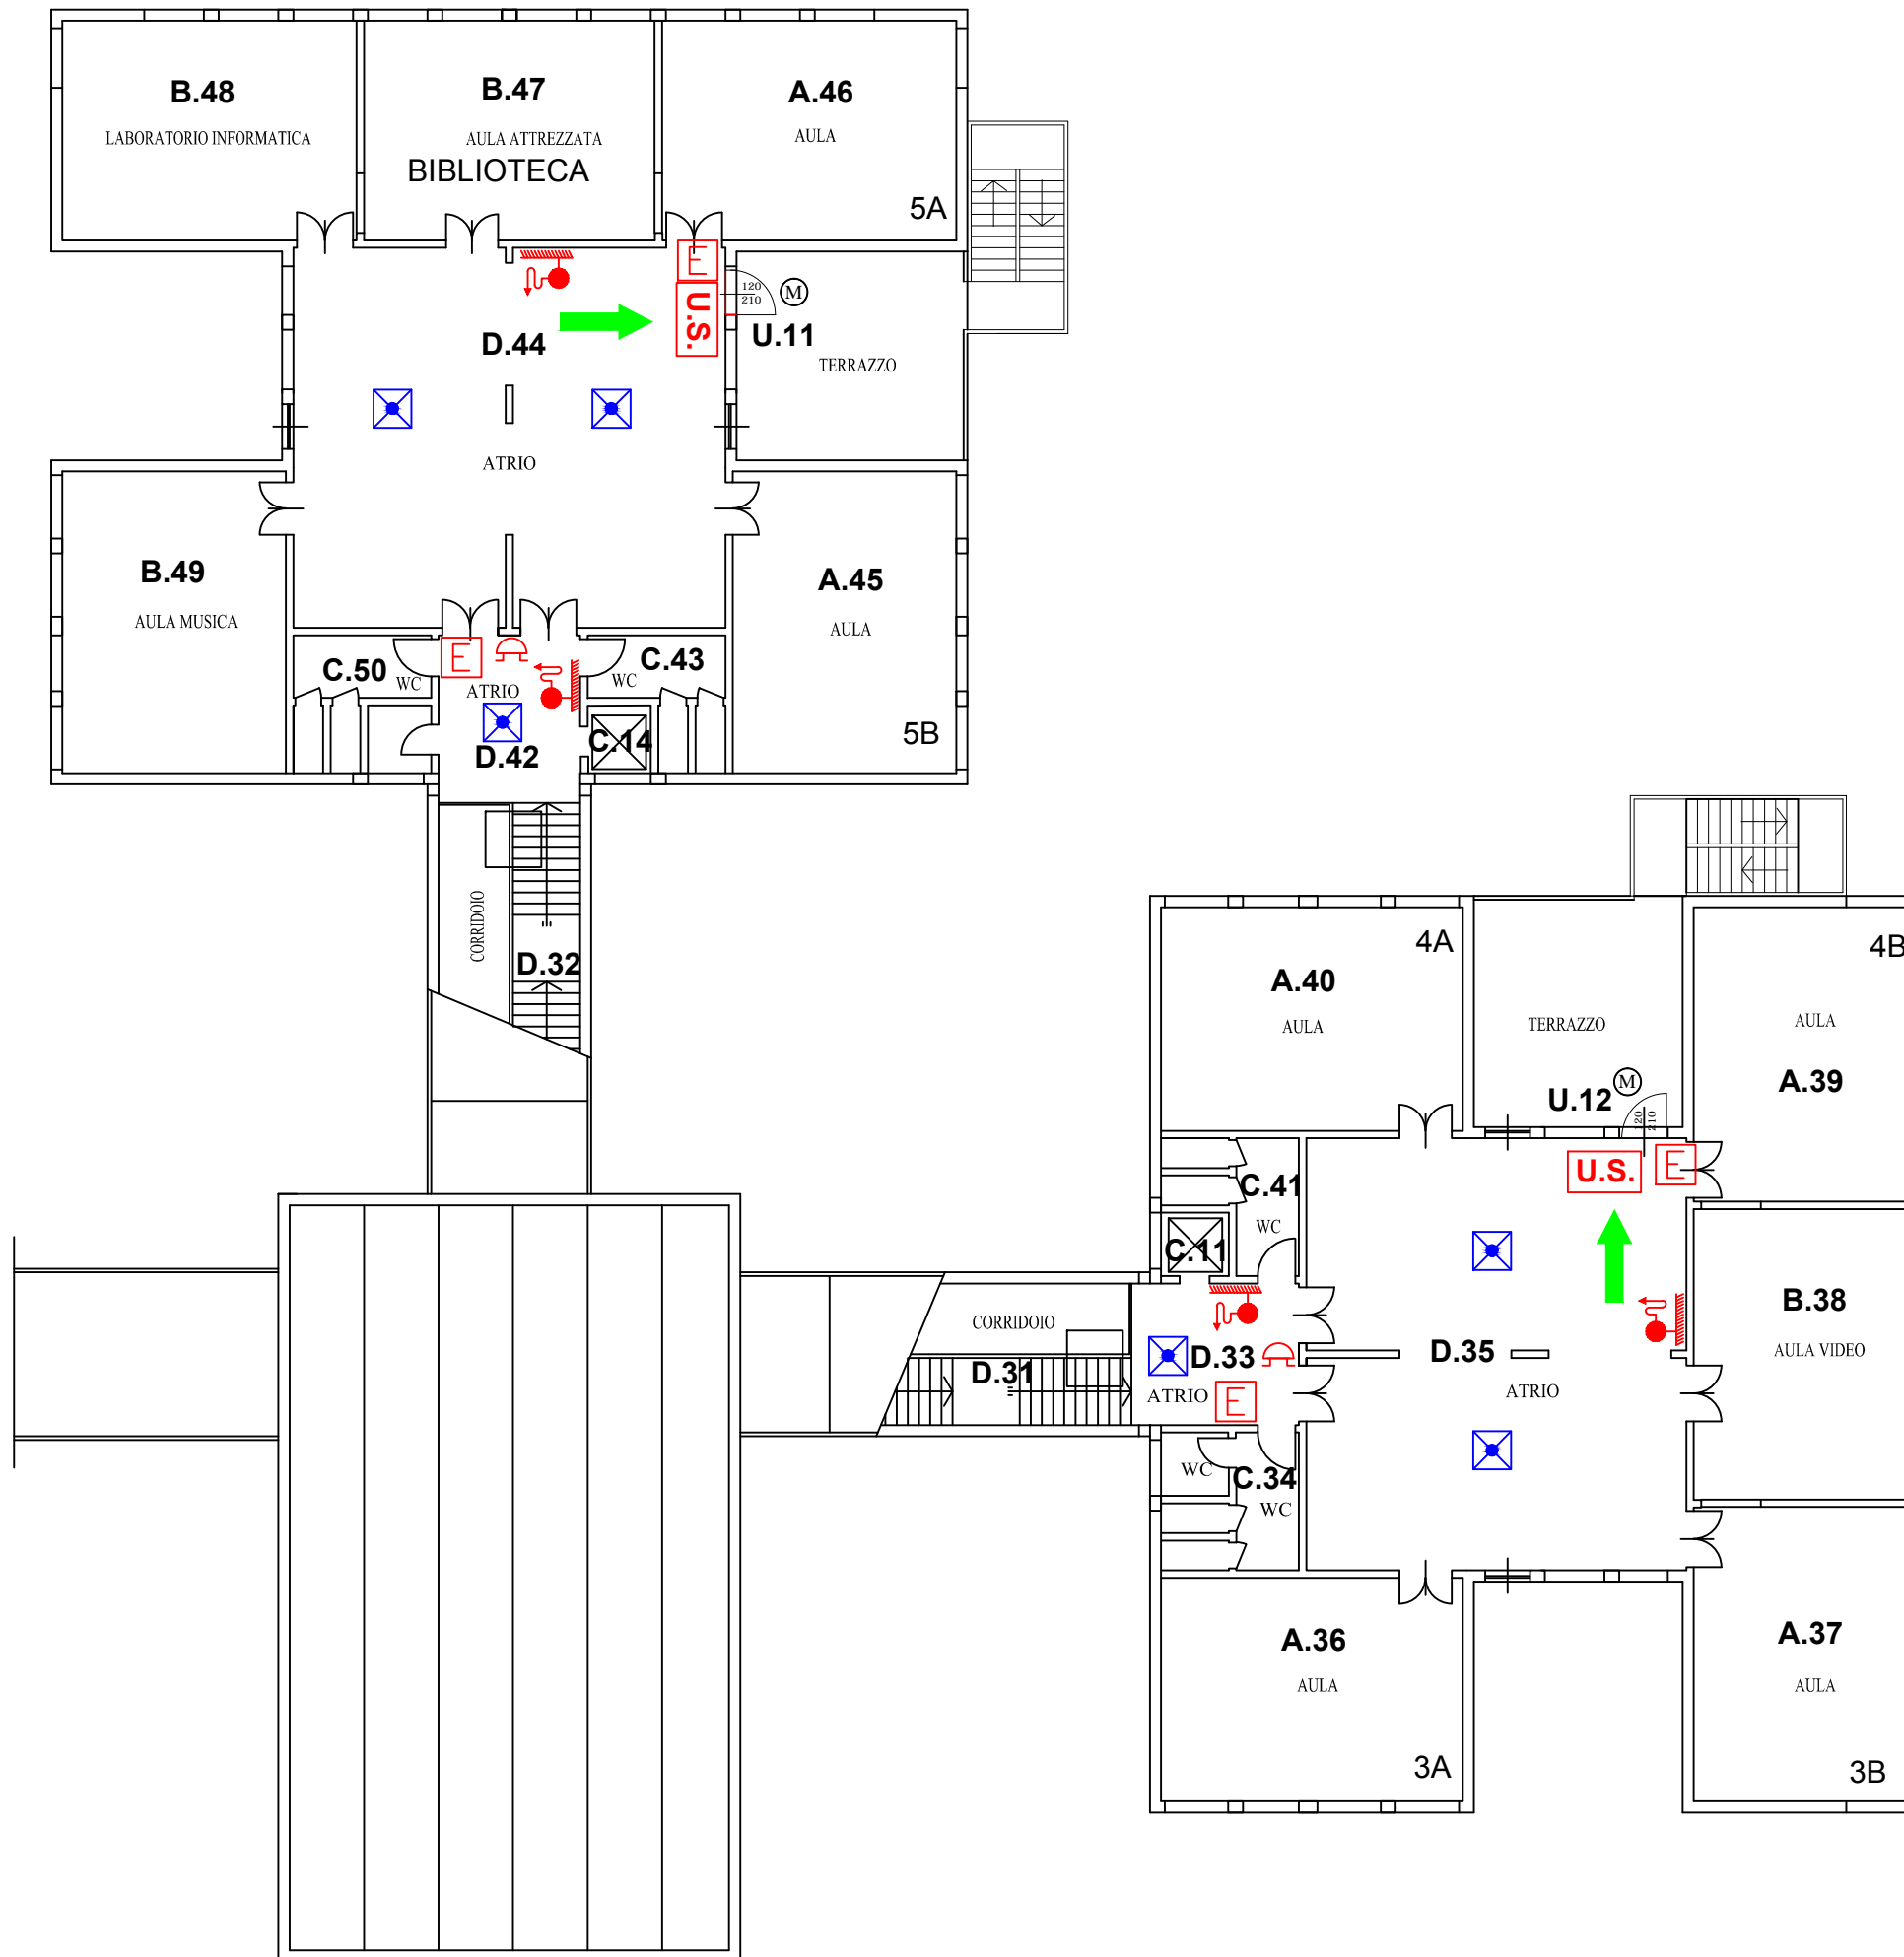

DIREZIONE DIDATTICA 1° CIRCOLO - LEGNANO	
SCUOLA PRIMARIA "DON MILANI"	
INDIVIDUAZIONE VIA D'ESODO PIANTA PIANO PRIMO	Tavola n.° <b>2</b>
SCALA 1:200 - DATA: LUGLIO 2006	