


LEGENDA

- E ESTINTORE PORTATILE
- QUADRO ELETTRICO
- + CASSETTA PRONTO SOCCORSO
- ➔ VIA D'ESODO
- PULSANTE ALLARME ANTINCENDIO
- U.S. USCITA DI SICUREZZA
- ▲ PUNTO DI RACCOLTA
- ⊠ ILLUMINAZIONE D'EMERGENZA
- ⊕ SGANCIO ELETTRICO D'EMERGENZA
- 🔊 SUONERIA ALLARME INCENDIO
- U.E. USCITA DI EMERGENZA
- M MANIGLIONE ANTIPANICO
- 🔥 LANCIA ANTINCENDIO
- VOI SIETE QUI

- A** - AULE ORDINARIE
- B** - AULE ATTREZZATE
- C** - SERVIZI / SPAZI VARI
- D** - ATRI / CORRIDOI
- U** - USCITE

▲
PUNTO DI RACCOLTA

ALLA PALESTRA

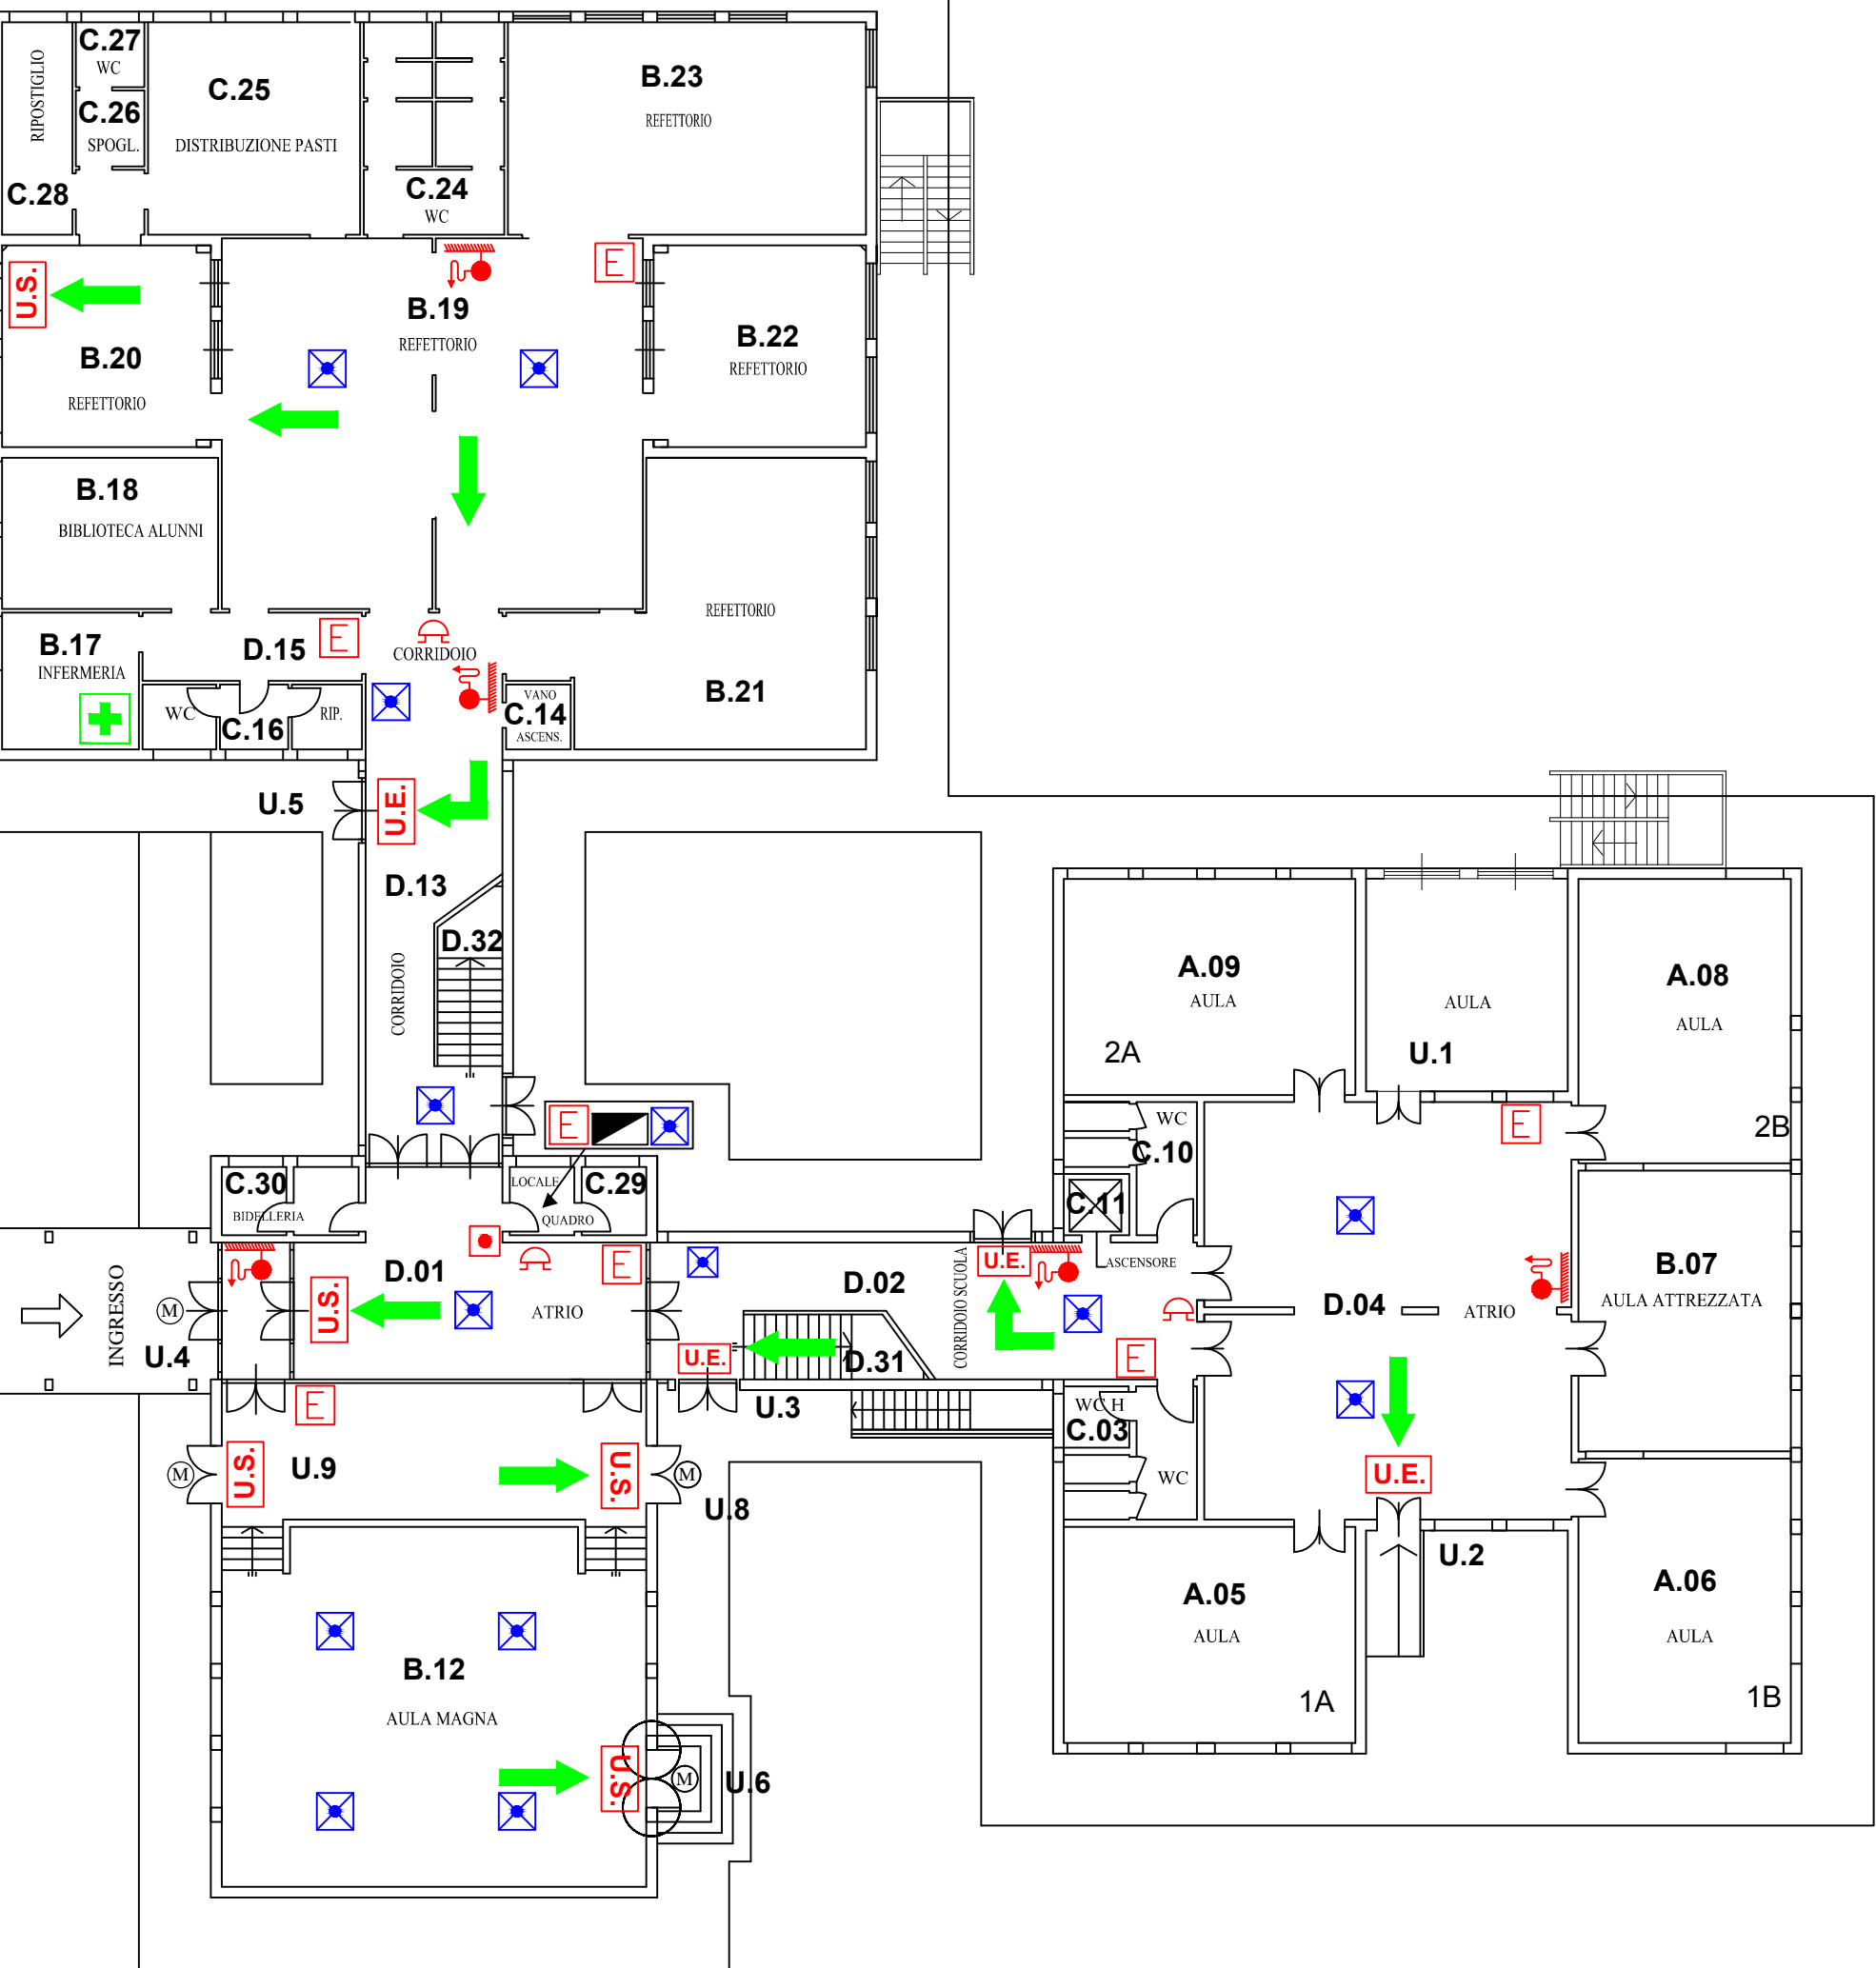

DIREZIONE DIDATTICA 1° CIRCOLO - LEGNANO	
SCUOLA PRIMARIA "DON MILANI"	
INDIVIDUAZIONE VIA D'ESODO PIANTA PIANO TERRA	Tavola n.º 1
SCALA 1:200 - DATA: LUGLIO 2006	